


Indice	Date	Dess. Verif. Appro.	Commentaires
E	14/12/2023		Mise à jour projet
D	06/09/23		Mise à jour plan archi
C	01/08/23		Mise à jour projet
B	19/07/23		Mise à jour plan de masse
A	27/06/23		Création du document


Exploitant

Projet **GPA**
943, Rue Pasteur 60700 PONT SAINT MAXENCE

Maitrise d'Ouvrage




GPA
RNT - Quartier, 26250 Livron-Drôme



GSE
Conception / Construction d'immobilier d'Entreprise
GSE - Parc d'Activités de l'Aéroport
310 Allée de la Charfreuse - BP 51 - 84005 AVIGNON Cedex 1

Entreprise




Odissée
Mesures et ingénierie des infrastructures
813, Avenue Léon Blum
01500 Ambérieu en Bugey

Format : **A0**
Echelle : **1/500**

Plan des réseaux gravitaires

Número Afiliado	Phase	Emisor	Zone	Lot	Type	Serie	Número	Ind.
17079	APS	OD	TZ	303	DRW	PL	400	F

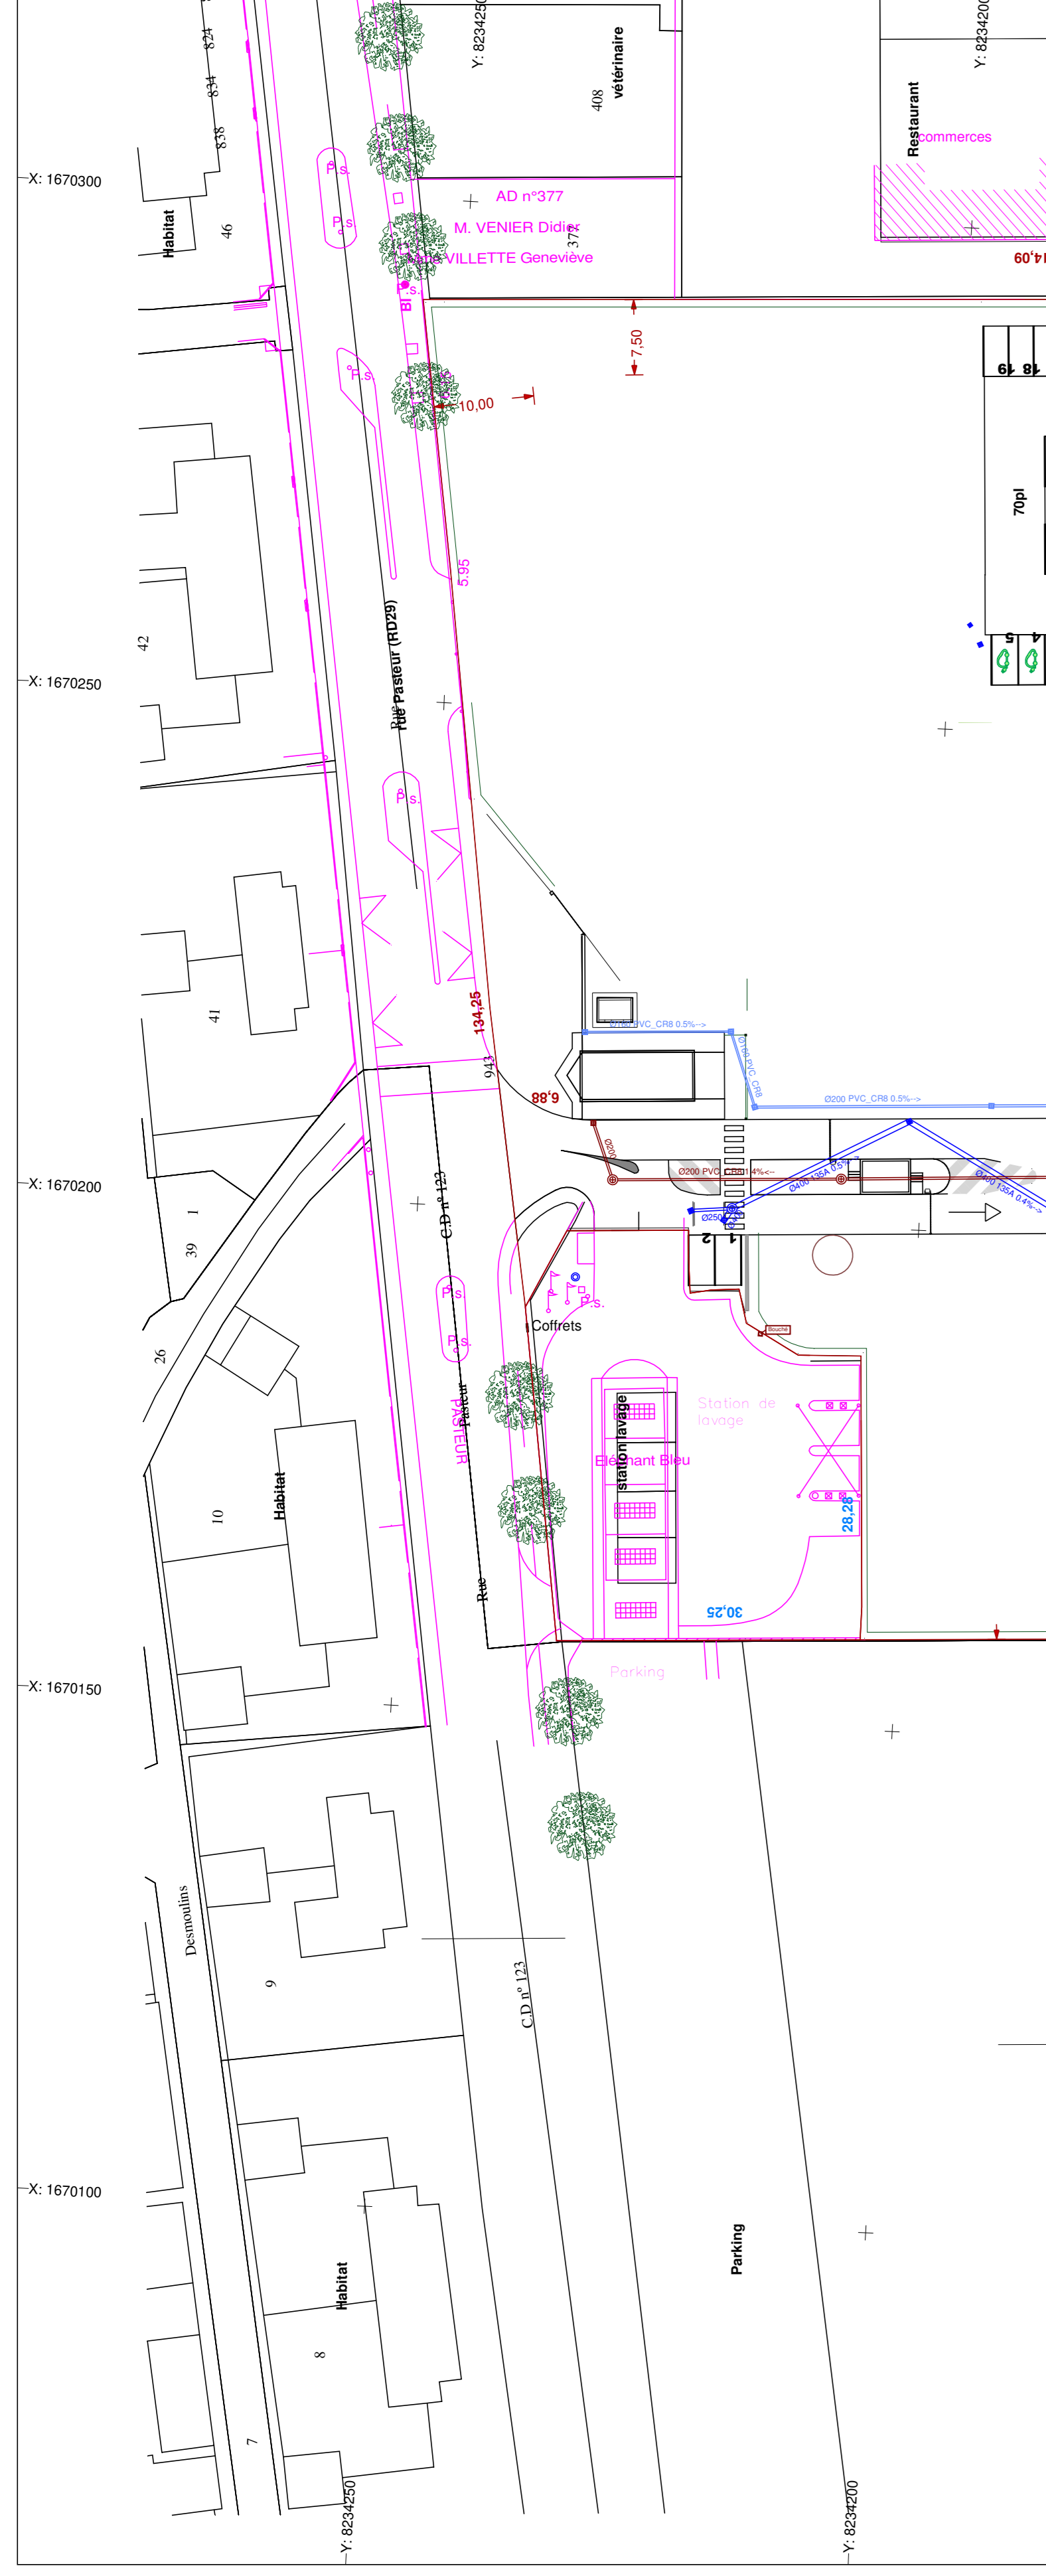

- Légende**
- EU
 - rv
 - Sep Hydro 50/s
 - Tampon 50x50
 - Pi piquage
 - tampon Ø1000
-
- Eaux pluviales de voiries
- Sep Hydro 100/s
 - teite de buse ø800
 - Sep Hydro 60/s
 - Caniveau à Grille
 - Sep Hydro 50/s
 - Reg vanne
 - Tampon 50x50
 - teite de buse ø300
 - Sep Hydro 30/s
 - tampon Ø1000
 - Galle 50x50
 - 50*50 Grille
-
- Eaux pluviales de toitures
- Piquage / branchement
 - teite de buse ø400
 - Pi piquage
 - teite de buse ø800
 - Descorie de eieg 125
 - Grille ronde
 - teite de buse ø1000
 - tampon Ø1000
 - Tampon 50x50

